


# Схема инженерной и транспортной инфраструктур п. Солонцы

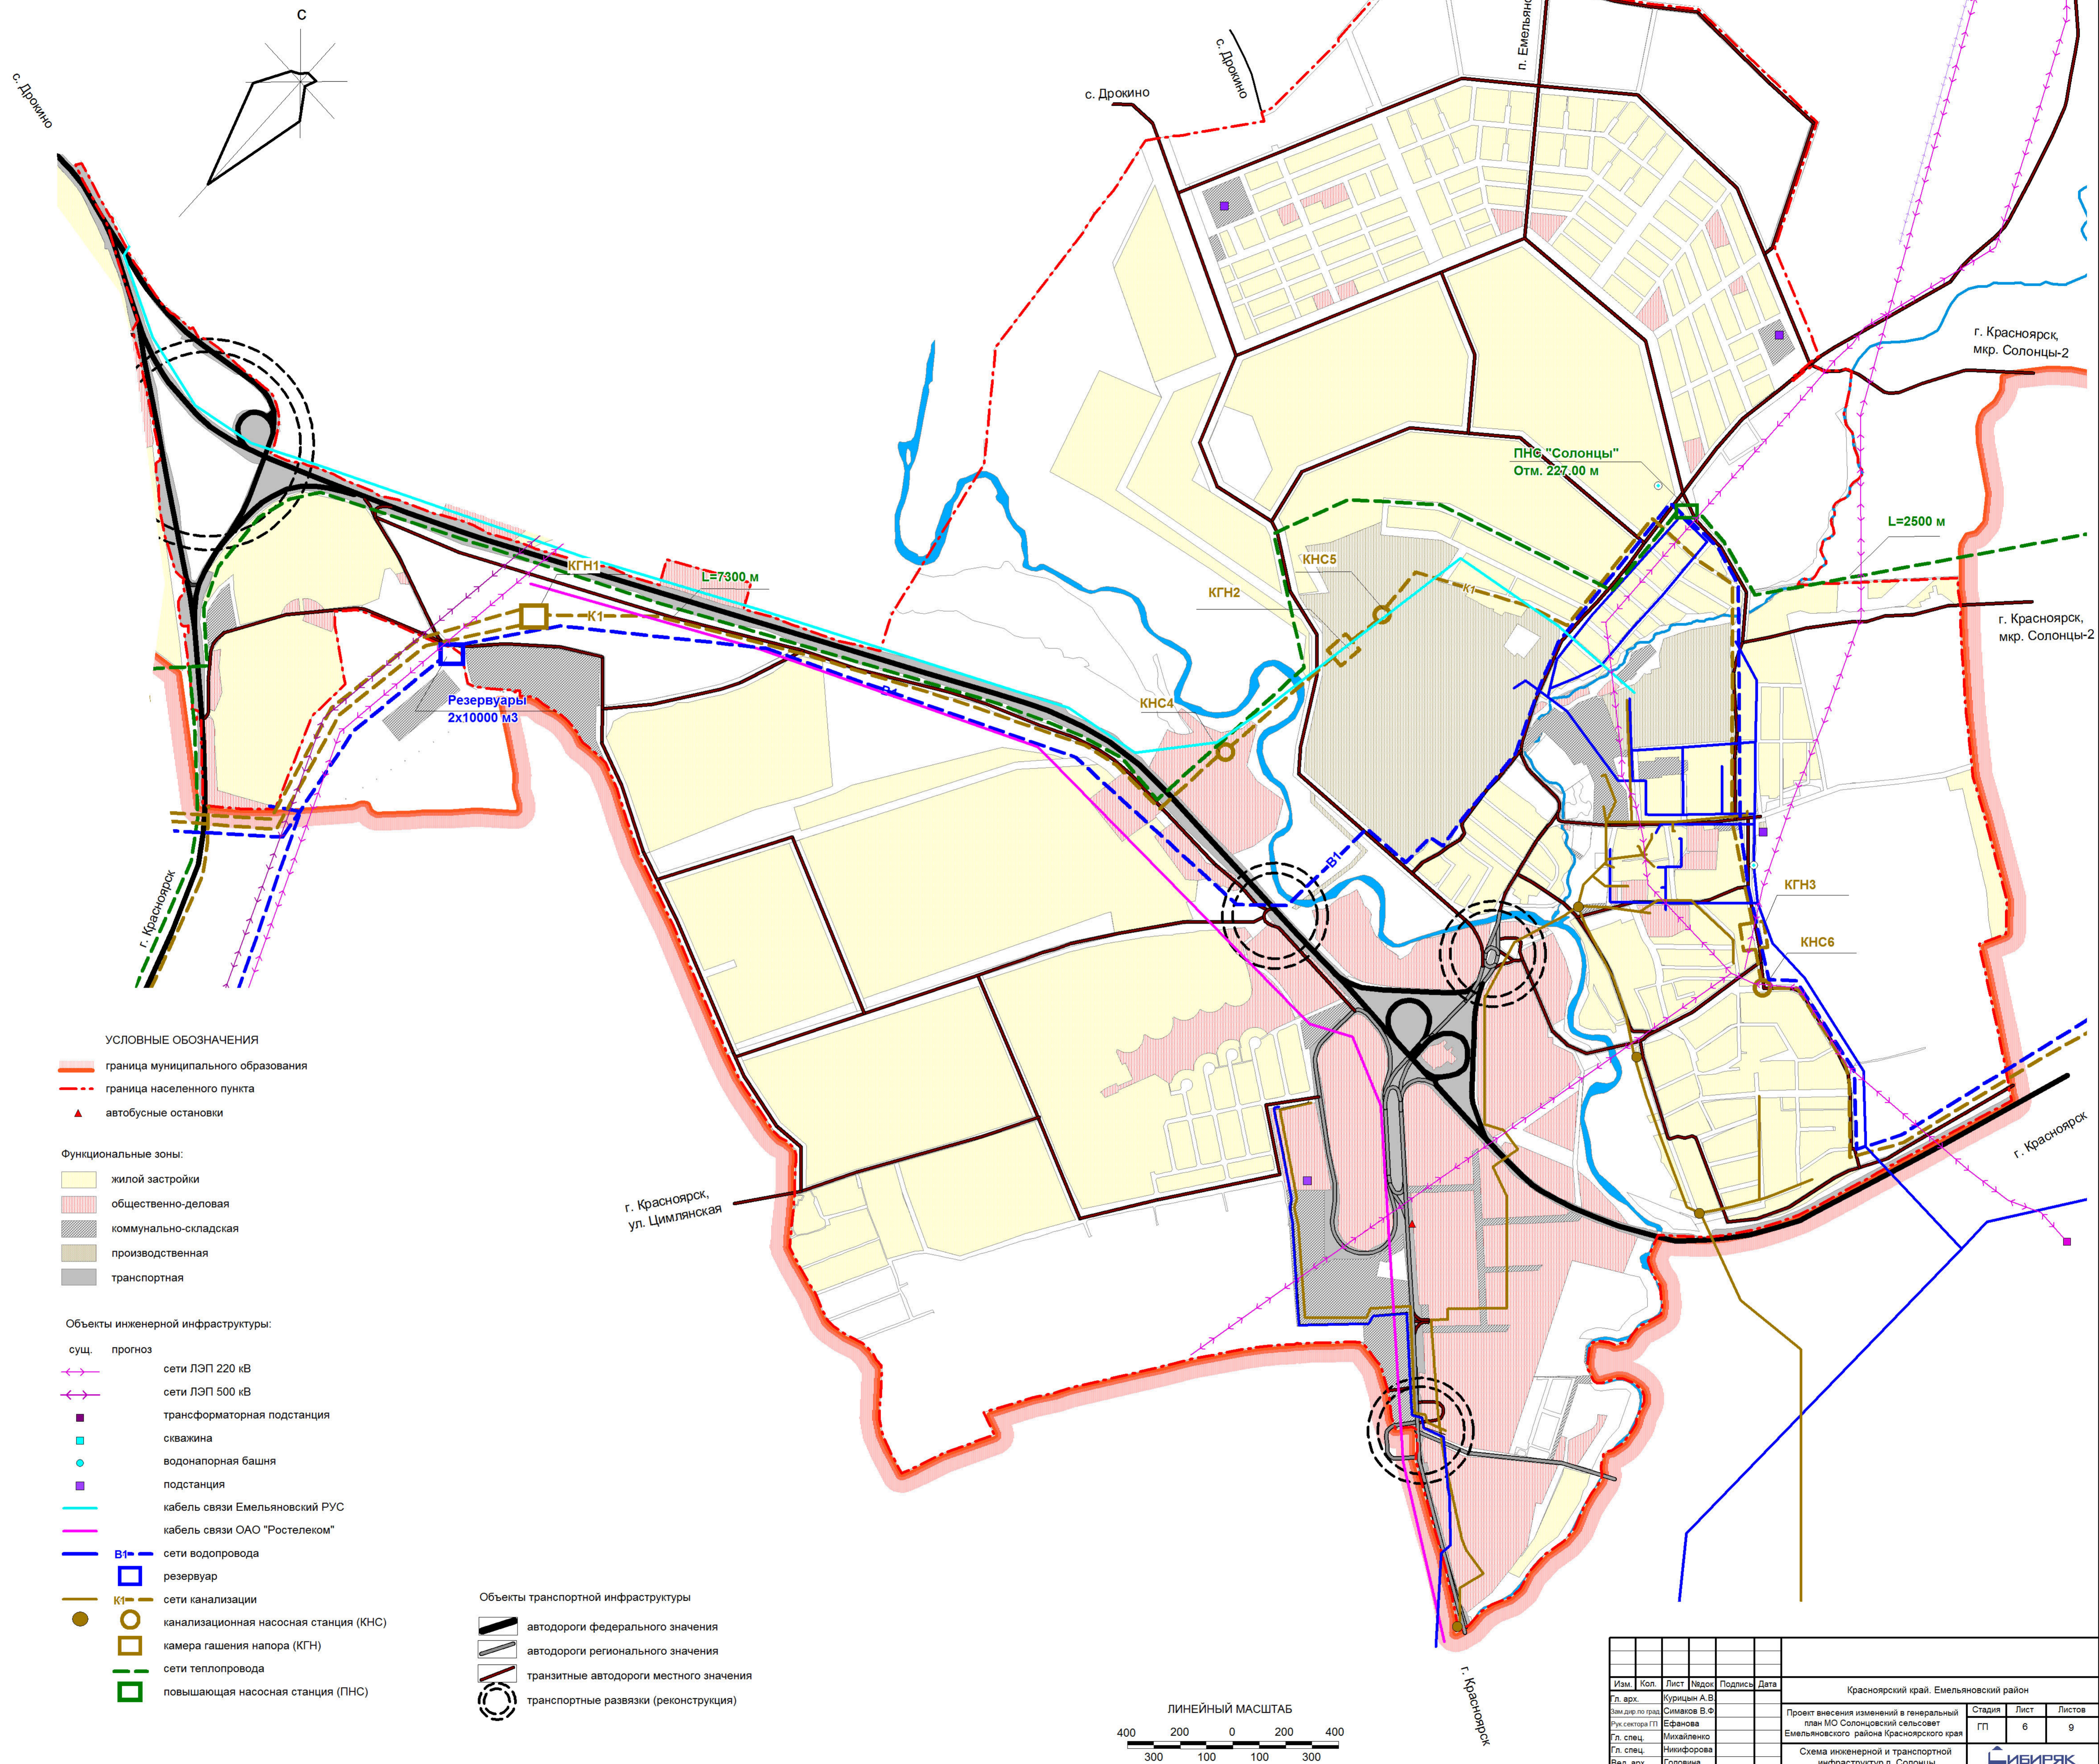

**УСЛОВНЫЕ ОБОЗНАЧЕНИЯ**

- граница муниципального образования
- граница населенного пункта
- ▲ автобусные остановки

**Функциональные зоны:**


- жилой застройки
- общественно-деловая
- коммунально-складская
- производственная
- транспортная

**Объекты инженерной инфраструктуры:**

- |      |  |  |
|------|--|--|
| сущ. | прогноз                                | —  |
|      | сети ЛЭП 220 кВ                        | <span style="color: magenta;">—</span>   |
|      | сети ЛЭП 500 кВ                        | <span style="color: magenta;">—</span>   |
|      | трансформаторная подстанция            | <span style="color: purple;">■</span>  |
|      | скважина                               | <span style="color: cyan;">■</span>  |
|      | водонапорная башня                     | <span style="color: cyan;">●</span>  |
|      | подстанция                             | <span style="color: purple;">■</span>  |
|      | кабель связи Емельяновский РУС         | <span style="color: cyan;">—</span>  |
|      | кабель связи ОАО "Ростелеком"          | <span style="color: magenta;">—</span>   |
|      | сети водопровода                       | <span style="color: blue;">—</span>  |
|      | резервуар                              | <span style="border: 1px solid blue; width: 10px; height: 10px; display: inline-block;"></span>  |
|      | сети канализации                       | <span style="color: brown;">—</span>   |
|      | канализационная насосная станция (КНС) | <span style="color: brown;">●</span>   |
|      | камера гашения напора (КГН)            | <span style="border: 1px solid brown; width: 10px; height: 10px; display: inline-block;"></span> |
|      | сети теплотрассы                       | <span style="color: green;">—</span>   |
|      | повышающая насосная станция (ПНС)      | <span style="border: 1px solid green; width: 10px; height: 10px; display: inline-block;"></span> |

**Объекты транспортной инфраструктуры**

- автодороги федерального значения
- автодороги регионального значения
- транзитные автодороги местного значения
- транспортные развязки (реконструкция)

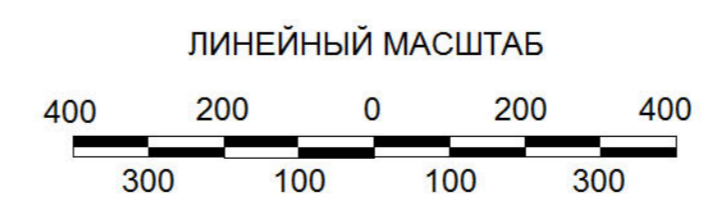

Изм.	Кол.	Лист	Издок	Подпись	Дата	Красноярский край, Емельяновский район		
Гл. арх.		Курицын А.В.				Проект внесения изменений в генеральный план МО Солонцовский сельсовет Емельяновского района Красноярского края		
Зам.дир. по град.		Симаков В.Ф.				Стадия	Лист	Листов
Руководитель ГП		Ефанова				ГП	6	9
Гл. спец.		Михайленко				Схема инженерной и транспортной инфраструктур п. Солонцы		
Гл. спец.		Никифорова				М 1:10 000		
Вед. арх.		Головина				ИБЕРЯК ПРОЕКТ		

Имя, № докл., Подпись и дата, Взаминитель